
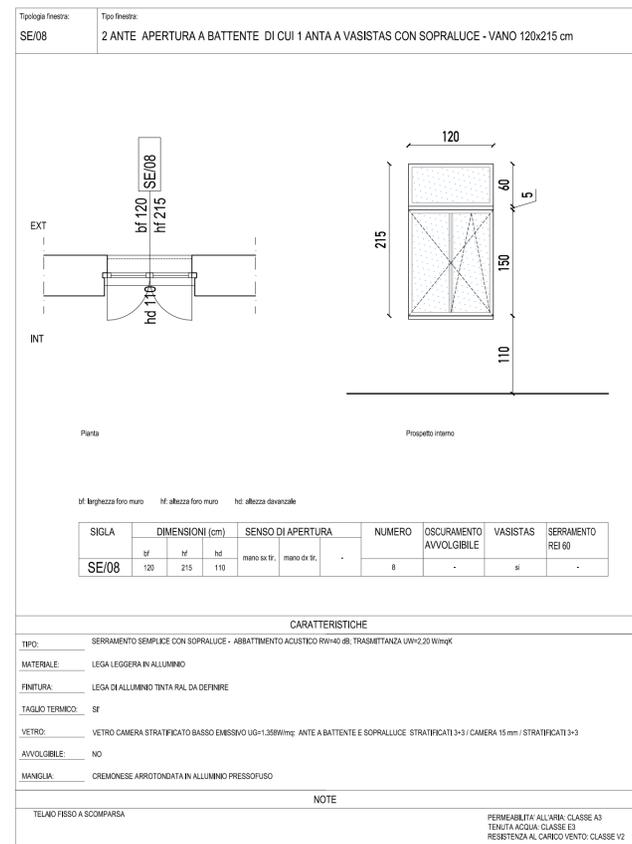


Tipologia	P0	P1	P2	PS	TOT	
SE/01	1	-	-	-		PIANO TERRA
SE/01 U.S.	2	-	-	-		
SE/02	2	-	-	-		
SE/03	8	-	-	-	20	
SE/04	2	-	-	-		
SE/04R	3	-	-	-		PIANO PRIMO
SE/CE	2	-	-	-		
SE/05	-	8	-	-		
SE/05R	-	2	-	-		
SE/06	-	1	-	-	20	
SE/07 U.S.	-	1	-	-		
SE/08	-	8	-	-		

SE/09	-	-	9	-	20	PIANO SECONDO
SE/09R	-	-	2	-		
SA/10 U.S.	-	-	1	-		
SE/11	-	-	8	-	10	PIANO SOTTOTETTO
SE/12 U.S.	-	-	-	1		
SE/13A	-	-	-	4		
SE/13/B	-	--	-	2		
SE/14	--	-	-	1		
SE/15	-	-	-	1	3	
SE/16	-	-	-	1		
LC/01	-	-	-	1		
LC/02	-	-	-	2		
TOTALE					73	

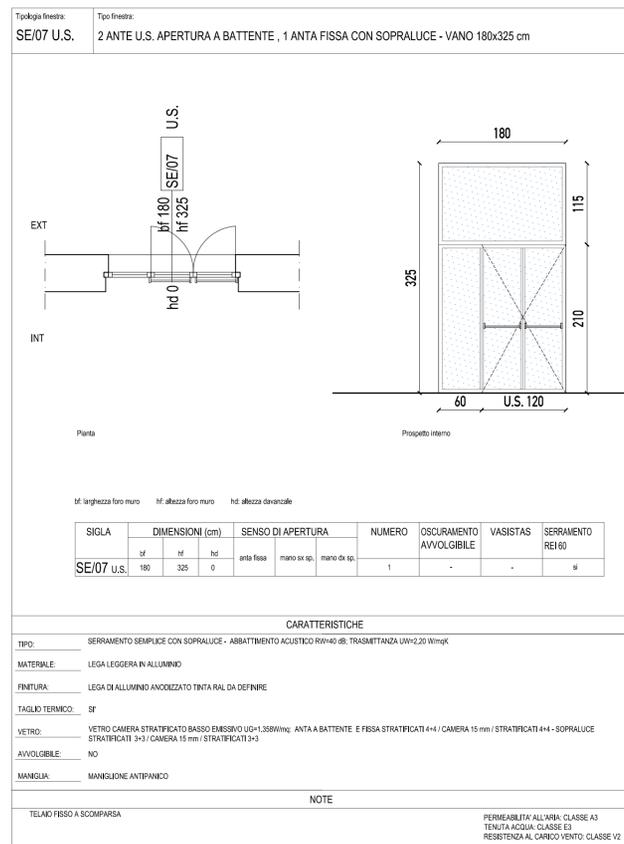

**COMUNE DI AZZANO SAN PAOLO**  
 PROVINCIA DI BERGAMO

**RISTRUTTURAZIONE PALAZZOMUNICIPALE:**  
 MESSA IN SICUREZZA, ADEGUAMENTO STRUTTURALE E FUNZIONALE - 1° LOTTO

**Finser** S.p.a.  
 Corso Giacomo Matteotti 10  
 20121 MILANO ITALY

COMMITTENTE  
**COMUNE DI AZZANO SAN PAOLO**  
 Piazza IV Novembre, 20125 Milano  
 Tel. +39 035 530 050  
 info@deottostudio.com - www.deottostudio.com

RESPONSABILE DEL PROCEDIMENTO  
**GEOM. ROSSANO CONSOLI**  
 Piazza IV Novembre - 24052 Azzano San Paolo (BG)  
 Tel. +39 035 532215  
 settore.servizi@comuneazzanosanpaolo.gov.it

PROGETTO ARCHITETTONICO  
**ARCH. EMILIO PREMARINI**  
 Via Villa Mirabello, 6 - 20125 Milano  
 Tel. +39 02 69016919  
 studio@premarini.it - www.studiopremarini.it

PROGETTO STRUTTURE  
**STUDIO DI INGEGNERIA Dott. Ing. Giovanni Battista Scarlari**  
 Via R. Ruffilli, 2 - 24035 Curno (BG)  
 Tel. +39 035 463983  
 gb.scarlari@libero.it

PROGETTO IMPIANTI ELETTRICI  
**STUDIO ASSOCIATO SCANDELLA**  
 Via A. Tosi, 7 - 24020 Rovetta (BG)  
 Tel. +39 0346 74720  
 studio@studioscandella.it

PROGETTO IMPIANTI MECCANICI  
**STUDIO TECNICO ROSSI**  
 Perito Industriale TRANQUILLO  
 Piazza Caduti, 7 - 24020 Casnigo (BG)  
 Tel. +39 035 740400  
 info@rosstranquillo.it

COMPLETO METRICO ESTIMATIVO, CAPITOLATO, ANALISI PREZZI  
 PIANO DI MANUTENZIONE  
**GEOM. PIERANGELO DOLCI**  
 Via L. Da Vinci, 25 - 24020 Torre Boldone  
 Tel. +39 035 345179  
 pierangelo@studiodolci.it

COORDINATORE SICUREZZA IN PROGETTAZIONE E SICUREZZA ANTINCENDIO  
**ARCH. EMILIO PREMARINI**  
 Via Villa Mirabello, 6 - 20125 Milano  
 Tel. +39 02 69016919  
 studio@premarini.it - www.studiopremarini.it

TAVOLA  
**PDE\_ARCH 20**

SCALA  
 1:50

OGGETTO  
 ABACO SERRAMENTI ESTERNI  
 PIANO PRIMO

PROGETTO DEFINITIVO/ESECUTIVO

Revisione	Data	Revisore	Note
00	nov. 2013		

Copyright © - Tutti i diritti sono riservati. La riproduzione anche parziale è vietata. La scala di disegno è puramente indicativa. Non effettuare misure su questo disegno, fare riferimento alle quote scritte. TUTTE LE MISURE VANNO VERIFICATE IN CANTIERE