



LEGENDA

- Condotto fumi originale tipo RIELLO D_i=125 mm inserito in apposito alveolo tecnico sfociante oltre il tetto
- Caldaia a condensazione tipo RIELLO mod. CONDEXA PRO SYSTEM 100M aventi una potenza termica nominale di 88,3 Kw a tiraggio forzato e a tenuta stagna con scarico sfociante oltre il tetto
- Accumulo inerziale da 500Lt
- Pompa di calore tipo AERMEC mod. NRL0350HEP1 avente una potenza termica di 86Kw
- Rete Gas Metano realizzata con tubo in polietilene parte di rete esterna al fabbricato interna, parte esterna a vista in acciaio parte interna in acciaio come da norme UNI 7129/92-01 e DM 12/04/1996


PARTICOLARE 3
POSA IN OPERA TUBAZIONI GAS METANO INTERRATE

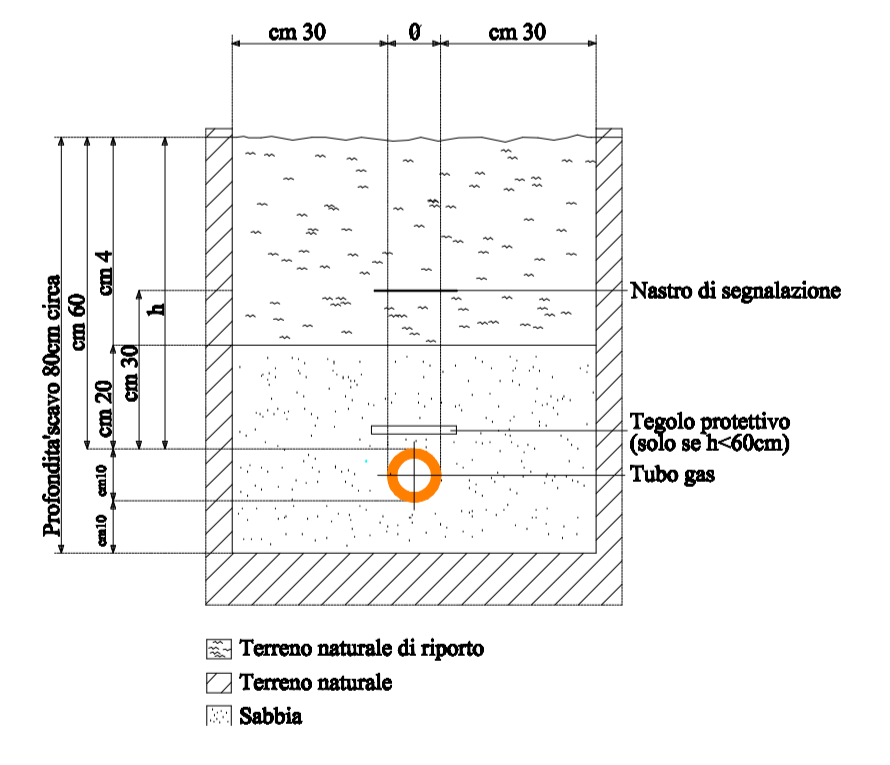

PARTICOLARE 1
PIEDE COLONNA GAS METANO

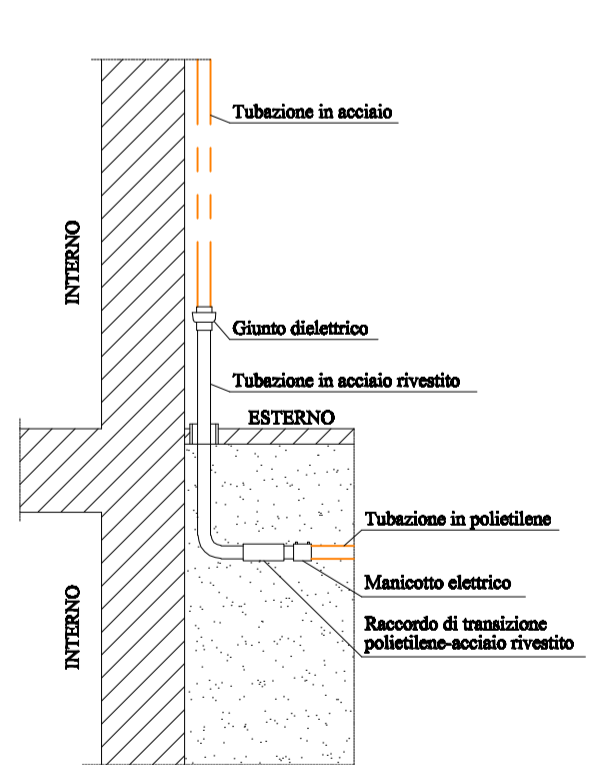

PARTICOLARE 2
ATTRAVERSAMENTO STRUTTURE TUBO GAS METANO

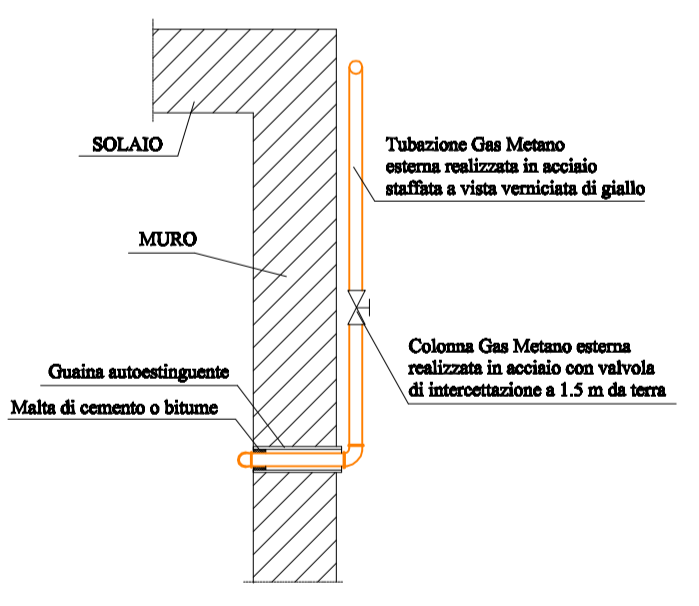

COMUNE DI AZZANO SAN PAOLO
PROVINCIA DI BERGAMO

RISTRUTTURAZIONE PALAZZOMUNICIPALE:
MESSA IN SICUREZZA, ADEGUAMENTO STRUTTURALE E FUNZIONALE - 1° LOTTO

COMITENTE
COMUNE DI AZZANO SAN PAOLO
Piazza IV Novembre, 24052 Azzano San Paolo (BG)

RESPONSABILE COORDINATORE PER LA PROGETTAZIONE
ARCH. EMILIO PREMARNI
Via Villa Mirabello, 6 - 20125 Milano
Tel. +39 02 89018919
studio@premarini.it - www.studiopremarini.it

PROGETTO ARCHITETTONICO
DEB ARCHITETTI
Via Porfiro, 59/61 - 24050 Orio al Serio (BG)
Tel. +39 035 530 050
info@deottostudio.com - www.deottostudio.com

PROGETTO STRUTTURE
STUDIO DI INGEGNERIA Dott. Ing. Giovanni Battista Scolari
Via F. Ruffini, 2 - 24026 Curno (BG)
Tel. +39 035 463883
gb.scolari@libero.it

PROGETTO IMPIANTI ELETTRICI
STUDIO ASSOCIATO SCANDELLA
Via A. Toia, 7 - 24020 Rovetta (BG)
Tel. +39 0348 74720
studio@studioscandella.it

PROGETTO IMPIANTI MECCANICI
STUDIO TECNICO ROSSI
Perito Industriale TRANQUILLO
Piazza Caduti, 7 - 24020 Casnigo (BG)
Tel. +39 035 740400
info@rosstranquillo.it

COMPILATO METRICO ESTIMATIVO, CAPITOLATO, ANALISI PREZZI, PIANO DI MANUTENZIONE
GEOM. PIERANGELO DOLCI
Via L. De Vinci, 25 - 24020 Torre Boldone
Tel. +39 035 345179
pierangelo@studioscandella.it

COORDINATORE SICUREZZA IN PROGETTAZIONE E SICUREZZA ANTINCENDIO
ARCH. EMILIO PREMARNI
Via Villa Mirabello, 6 - 20125 Milano
Tel. +39 02 89018919
studio@premarini.it - www.studiopremarini.it

RESPONSABILE DEL PROCEDIMENTO
GEOM. ROSSANO CONSOLI
Piazza IV Novembre - 24052 Azzano San Paolo (BG)
Tel. +39 035 532215
settore.servizi@comuneazzanosanpaolo.gov.it

TAVOLA
PDE_MEC_06

SCALA
1:100

OGGETTO
PIANTA PIANO INTERRATO, TERRA IMPIANTO GAS METANO

PROGETTO DEFINITIVO/ESECUTIVO

Revisione	Data	Revisione	Note
00	nov. 2013		

Copyright © - Tutti i diritti sono riservati. La riproduzione anche parziale è vietata. La scala di disegno è puramente indicativa. Non effettuare misure su questo disegno, fare riferimento alla quota scritta. TUTTE LE MISURE VANNO VERIFICATE IN CANTIERE